


GN. 97.2014

Kopia mapy zasadniczej skala 1:1000

wieś miasto Gardoty 20
gmina Przytuły

Poświadczam się zgodność niniejszej kopii z treścią materiału państwowego zasobu geodezyjnego i kartograficznego	
Organ prowadzący państwowy zasób geodezyjny i kartograficzny	STAROSTA LOMŻYŃSKI
Nazwa materiału zasobu	234.432.052
Identyfikator ewidencyjny materiału zasobu	1662-2/88
Data wykonania kopii	24.01.2014r
Imię i nazwisko osoby reprezentującej organ	
Maria Pichocińska INSPEKTOR Wydział G.K.K. i G.N.	

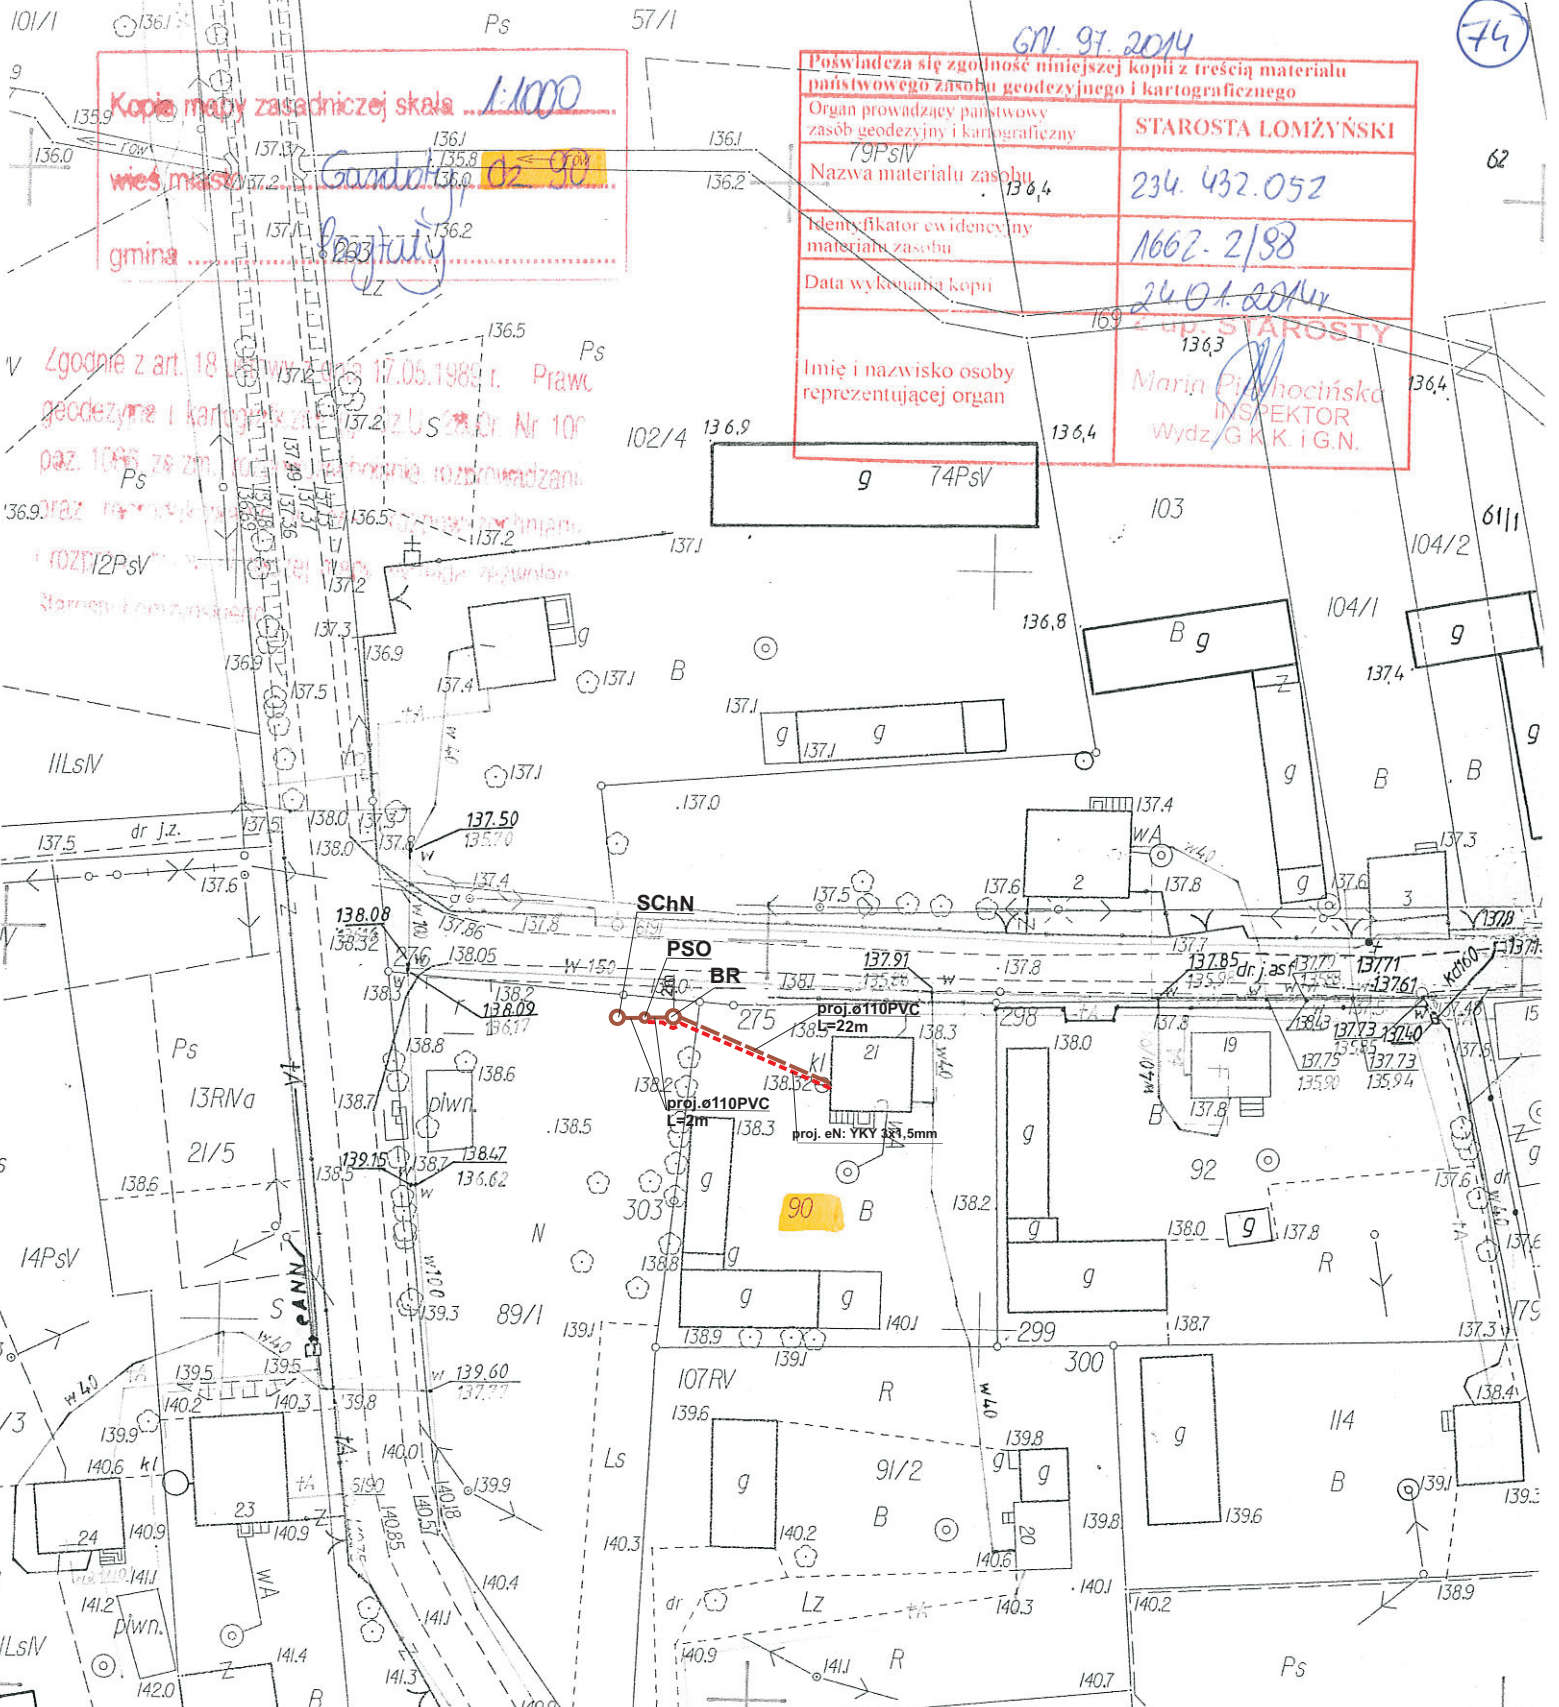

Usługi Projektowo-Inwestycyjne. Szeligowski Krzysztof mgr inż.			
Nazwa opracowania: Budowa przydomowych oczyszczalni ścieków w Gminie Przytuły			
Inwestor: Gmina Przytuły, ul. Supska 10, 18-423 Przytuły			
Właściciel: Święciński Tomasz Gardoty 20	Nr działki: 90, 89/1	Branża: Sanitarna	Faza: PB
Tytuł rysunku: plan zagospodarowania terenu		Skala: 1:1000	Data: 01.2014r.
Sporządził:		Podpis:	Nr rysunku: 74

- Legenda:**
- 91/2 - - - - - proj. rura kanalizacyjna
 - - - - - proj. drenaż rozsączający
 - PVC - proj. kanalizacja PVC110
 - PE 32 - proj. kanalizacja PE 32
 - PE 40 - proj. kanalizacja PE 40
 - BR - proj. bioreaktor
 - ZB - proj. złożo biologiczne
 - OW - proj. osadnik wstępny
 - PSS - proj. przepompownia ścieków surowych
 - PSO - proj. przepompownia ścieków oczyszczonych
 - SChN - proj. studnia chłonna w nasypie
 - SR - proj. studnia rewizyjna